


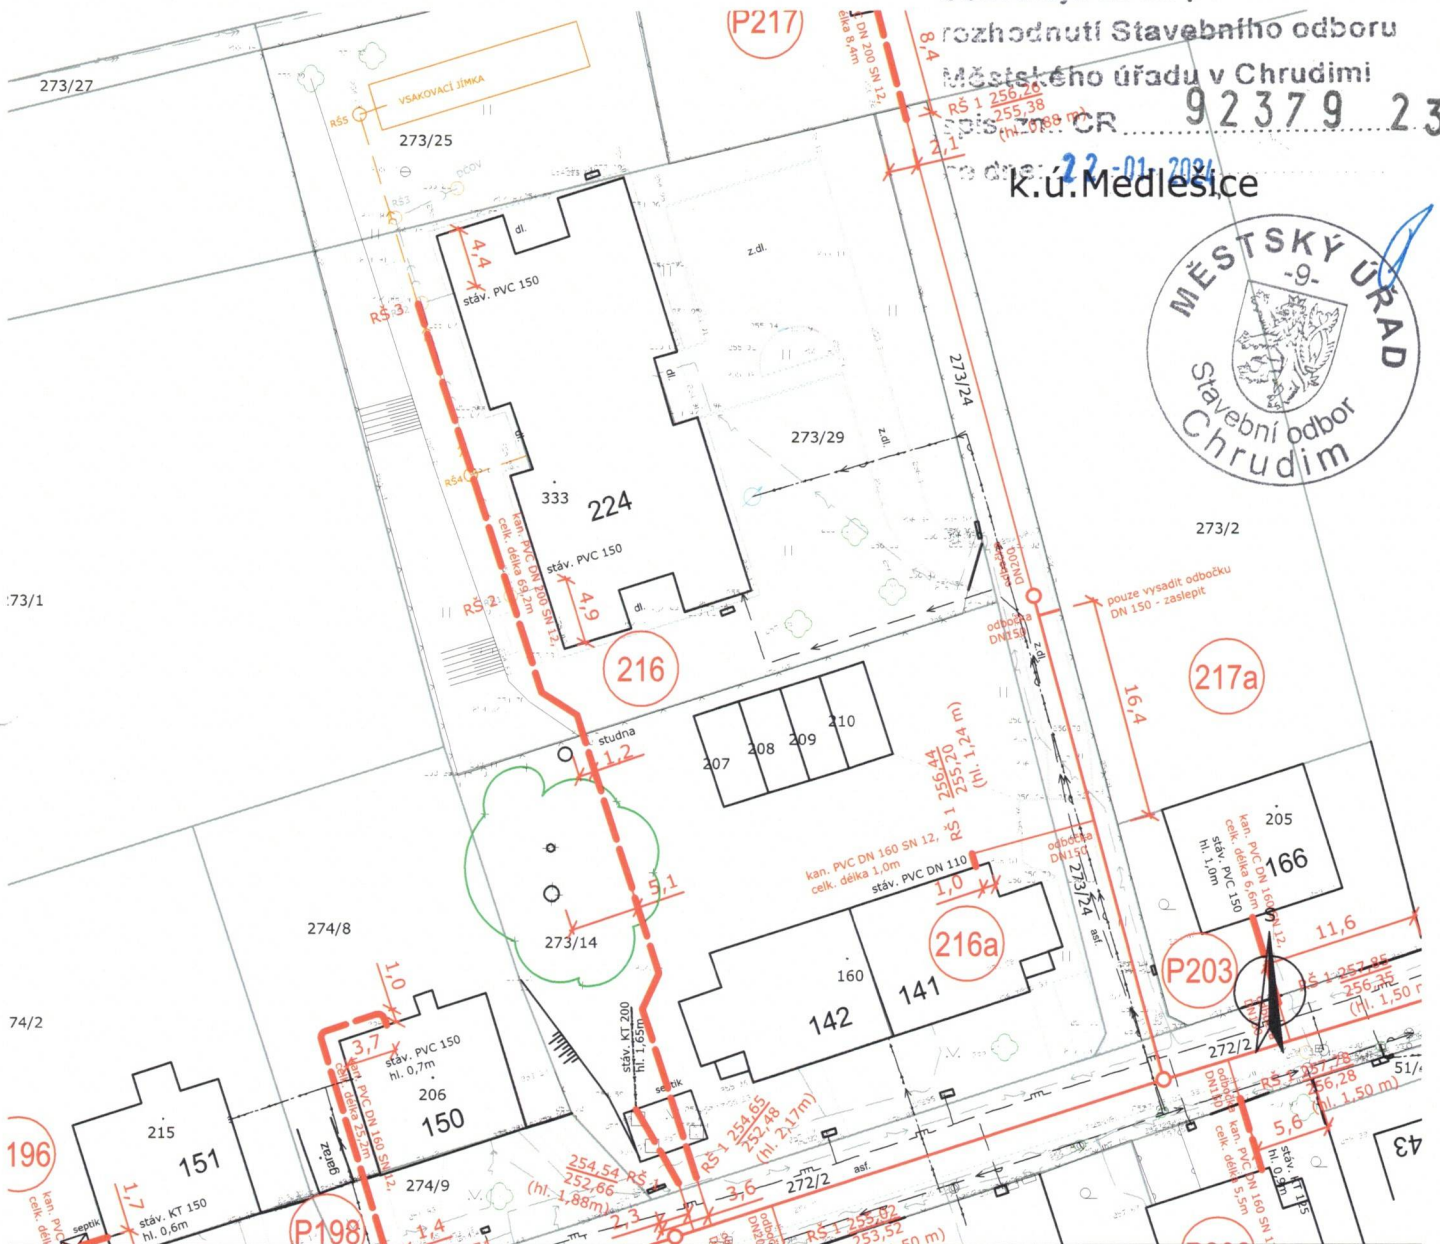

P214 Číslo kanalizační přípojky
 ————— Kanalizační přípojky - soukromá část
 ————— Kanalizační přípojky - veřejná část
 ————— Trasa gravitační kanalizace

- | | |
|---|-----------------------|
|  | Stávající vodovod |
|  | Stávající kanalizace |
|  | Plynovod |
|  | Telekomunikační kabel |
|  | El. kabel |

Vypracoval:	Jitka Pavlíková	 VS Chrudim Vodárenská společnost Chrudim, a.s. VS Chrudim, a.s., Novoměstská 626, 537 01 Chrudim tel. 469 669 911, vschrudim@vschrudim.cz	
Kontroloval:	Bc. David Šavelka		
Odpovědný projektant:	Ing. Martin Soudek, Ph.D.		
Kraj: PARDUBICKÝ	O.ú. / Mě.ú.: CHRUDIM	Místo stavby: Medlešice	
Investor:Pardubický kraj, Komenského náměstí 125, Pardubice-Staré Město, 530 02 Pardubice		Datum : 11/2022	
Název akce: Medlešice - kanalizační přípojka pro č.p.224		Číslo zakázky : 90/1/22/08	
		Stupeň : DÚS	Číslo paré:
		Formát: A4	
		Měřítko: 1:500	
		Číslo výkresu: 2.	
Název výkresu: STAVEBNÍ SITUACE			

✓

TENTO VÝKRES A JEHO PŘÍLOHY JSOU NAŠIM DUŠEVNÍM VLASTNICTVÍM, NESMÍ BÝT BEZ NAŠEHO PŘEDCHOZÍHO PÍSEMNÉHO SOUHLASU KOPÍROVÁNY, ROZMNOŽOVÁNY ANI ZPŘÍSTUPNĚNY JINÝM OSOBÁM NEBO FIRMÁM